


Szkielet orientacyjny

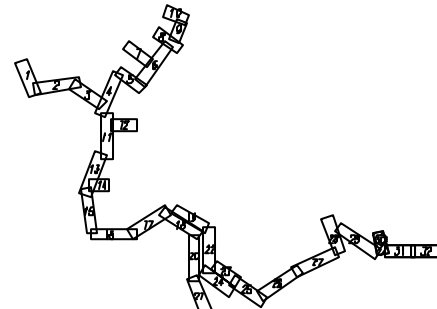

Podział na arkusze

Uwaga:

Nie wyklucza się istnienia w terenie innych przewodów, o których brak informacji wynika z zaszcisłości historycznych lub niedopełnienia przepisów zgłoszenia do inwentaryzacji (Ustawa Prawo Geodezyjne i Kartograficzne – Dz.U.30/1989 poz.163

MAPA  
SYTUACYJNO – WYSOKOŚCIOWA  
(do celów projektowych)  
skala 1:1000  
Arkusz Nr 30

gm: Rajgród  
Rajgród, Wojdy, Rybczyzna,  
Woźnawieś, Karczewo, Orzechówka

Niniejszą mapę sporządzono na podstawie materiałów archiwalnych i pomiaru uzupełniającego wykonanego w 2007 roku /sekcje mapy: 225.334.121, .123/

Wtórnik aktualny na dzień 30.04.2007

Wszelkie obiekty budowlane podlegają wytyczeniu przez jednostkę wykonawstwa geodezyjnego lub przez osoby fizyczne posiadające uprawnienia na wykonywanie robót geodezyjnych

Łomża dn. 05.06.2007


L.ks. 1458/235/06

Wykonawca:

GEODETA UPRAWNIONY  
Znak G.0.0.1.K. Nr 1458  
Arkusz 1458/235/06  
ul. Obrońców Łomży 2c tel. 216-55-55  
18-400 ŁOMŻA  
NIP 716-14-04-962 Regon 450154418

„GEOPLAN” s.c. z i.a. Toczyłowsky  
ul. Obrońców Łomży 2c  
18-400 ŁOMŻA tel. 216-55-55  
NIP 716-14-04-962 Regon 450154418

Starostwo Powiatowe w Grajewie  
Powiatowy Ośrodek Dokumentacji  
Geodezyjnej i Kartograficznej  
W sprawie oznaczenia linii...  
Dokumenty z portfolio...  
Niniejsza mapa może służyć  
do celów projektowych  
Projektowane obiekty budowlane...  
podlegają wytyczeniu i inwentaryzacji...  
uprawnione do wykonywania robót geodezyjnych  
Znak G.0.0.1.K. Nr 1458  
Arkusz 1458/235/06  
Naczelnik Wydziału Geodezji  
i Kartografii

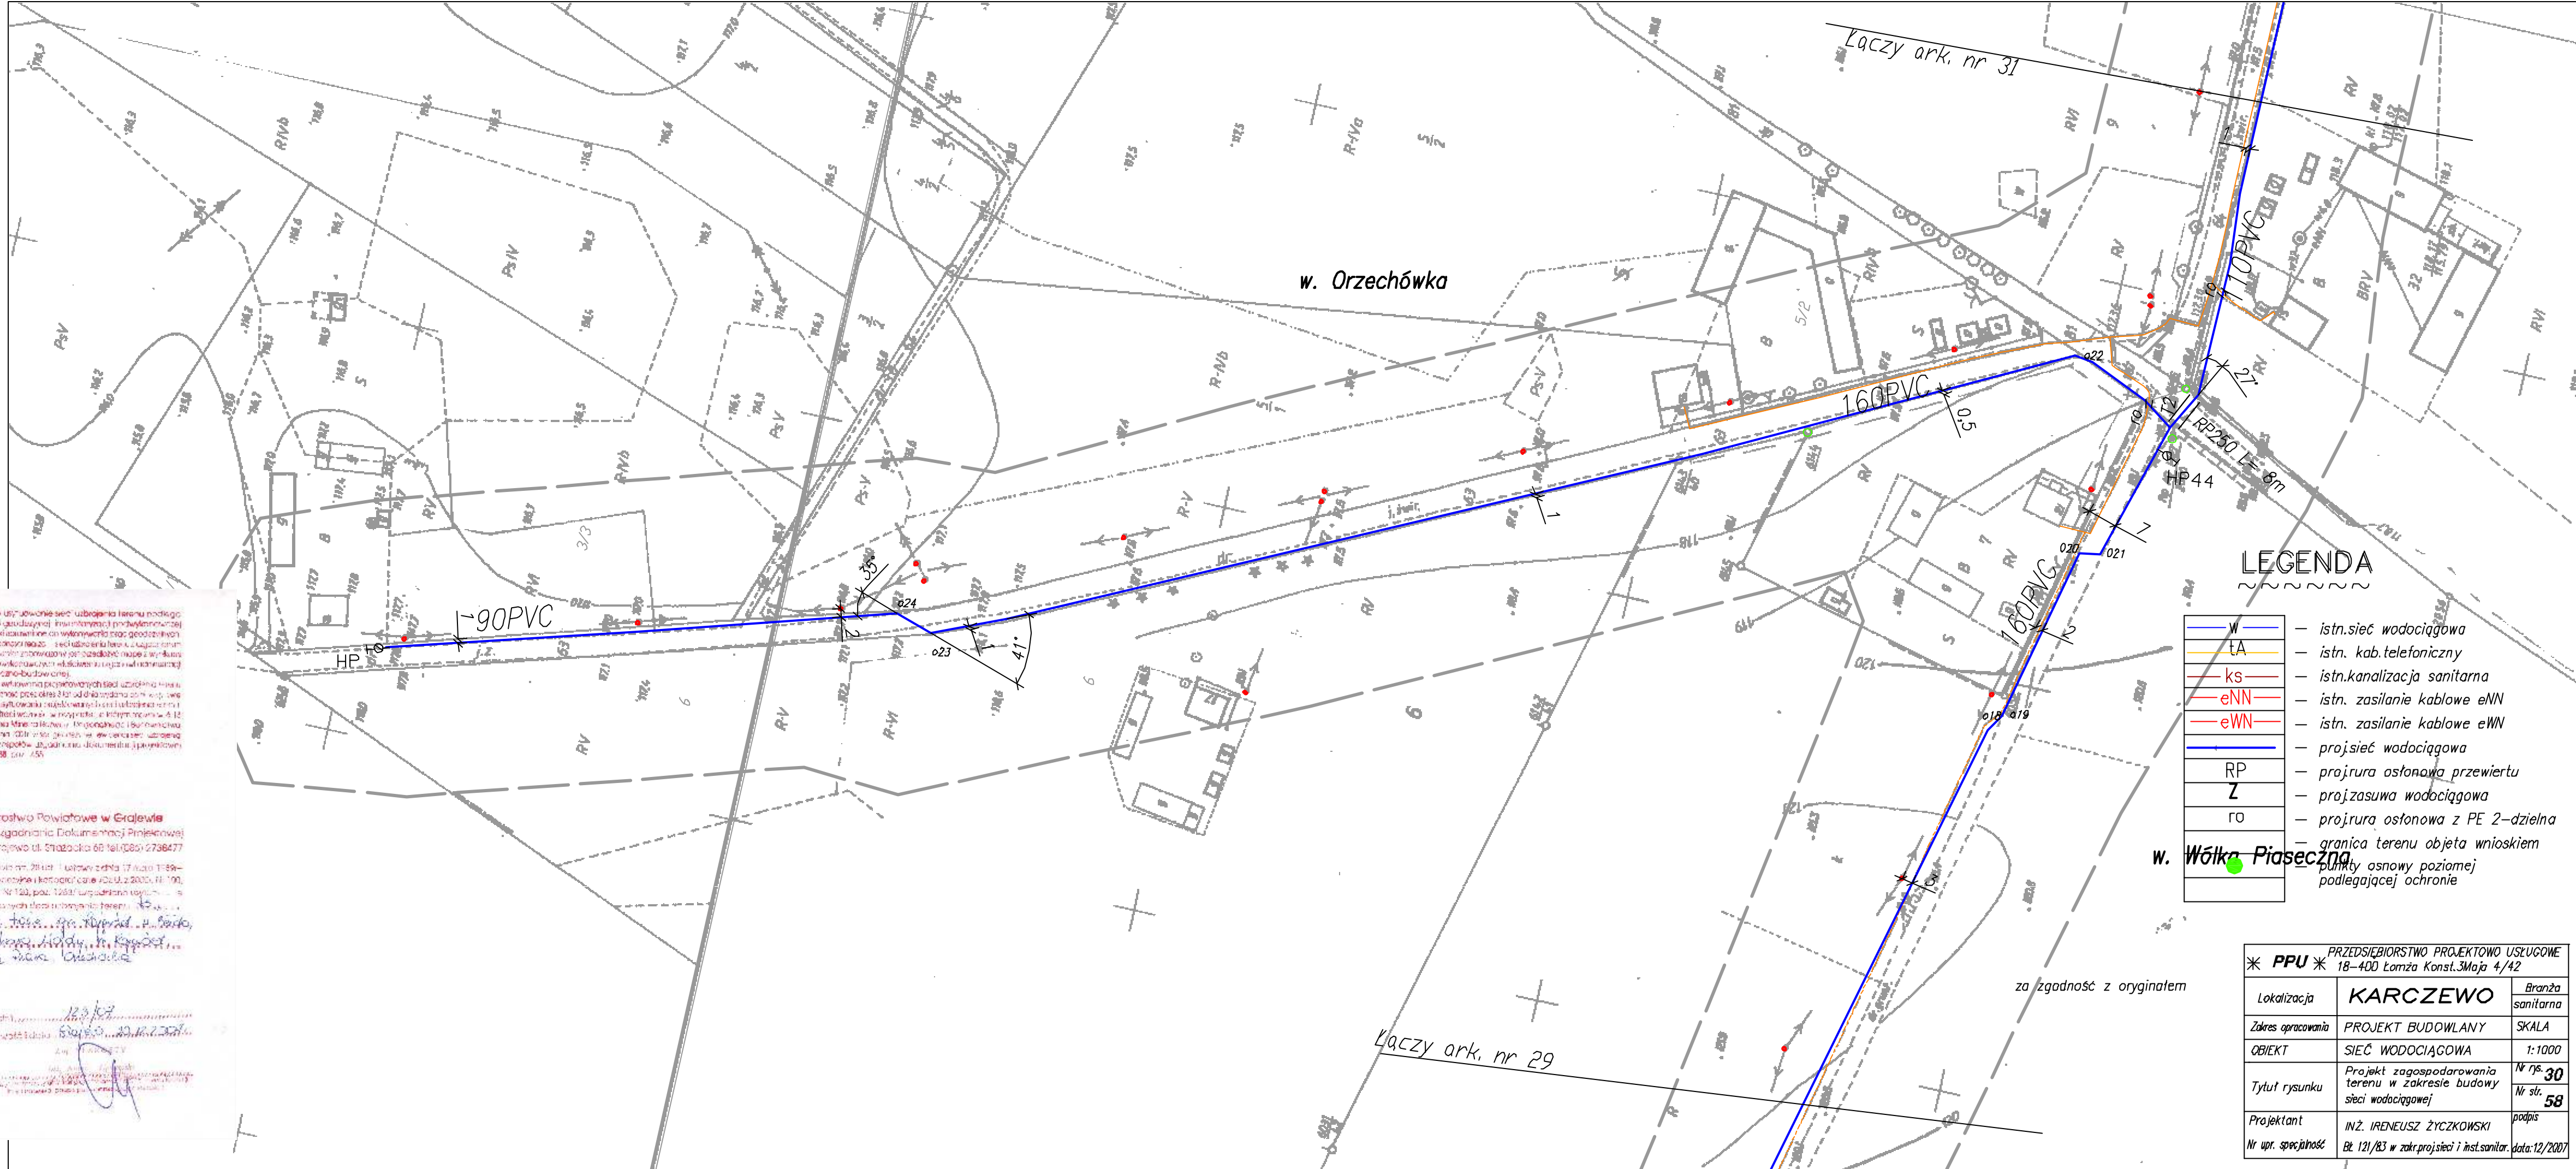

LEGENDA

- W — istn.sieć wodociągowa
- KA — istn. kab.telefoniczny
- KS — istn.kanalizacja sanitarna
- eNN — istn. zasilanie kablowe eNN
- eWN — istn. zasilanie kablowe eWN
- RP — przebieg wodociągowa
- Z — przebieg osłona przewodu
- RO — przebieg osłona z PE 2-dzielna
- granica terenu objęta wnioskiem
- punkty osnowy poziomej
- podlegającej ochronie

w. Wólka Piaseczna

za zgodność z oryginałem

Łączy ark. nr 29

Łączy ark. nr 31

w. Orzechówka

* PPU * PRZEDSIĘBIORSTWO PROJEKTOWO USŁUGOWE 18-400 Łomża Konst.3Maja 4/42		
Lokalizacja	KARCZEWO	Branża sanitarna
Zakres opracowania	PROJEKT BUDOWLANY	SKALA
OBJEKT	SIEĆ WODOCIĄGOWA	1:1000
Tytuł rysunku	Projekt zagospodarowania terenu w zakresie budowy sieci wodociągowej	Nr 30 Nr str. 58
Projektant	INŻ. IRENEUSZ ŻYCZKOWSKI	podpis
Nr upr. specjalność	BZ 121/83 w zak.proj.sieci i inst.sanitar.	data:12/2007