

MAPA
SYTUACYJNO – WYSOKOŚCIOWA
(do celów projektowych)
skala 1:1000
Arkusz Nr 32

Szkie orientacyjny

gm: Rajgród
Rajgród, Wojdy, Rybczyzna,
Woźnawieś, Karczewo, Orzechówka

Niniejszą mapę sporządzono na podstawie materiałów
archiwalnych i pomiaru uzupełniającego wykonanego w
2007 roku /sekcje mapy: 225.334.124, .133/

Podział na arkusze

Wtórnik aktualny na dzień 30.04.2007

Uwaga:
Nie wyklucza się istnienia w terenie innych
przewodów, o których brak informacji wynika z
zaszczerbi historycznych lub niedopełnienia
przepisów zgłoszenia do inwentaryzacji (Ustawa
Prawo Geodezyjne i Kartograficzne –
Dz.U.30/1989 poz.163

Wszelkie obiekty budowlane
podlegają wytyczeniu przez jednostkę
wykonawstwa geodezyjnego lub przez
osoby fizyczne posiadające
uprawnienia na wykonywanie robót
geodezyjnych

Lomża dn. 05.06.2007

L.ks. 1458/235/06
Wykonawca:

„GEOPLAN” s.c. Z. i A. Toczyłowski
ul. Obrońców Lomży 2c
18-400 ŁOMŻA tel. 216-55-55
NIP 718-14-04-562 Regon 450154418


GRODETA UPRAWNIONY
Znak G. 0. 0. 1. K. 1458
APR 17 2007
ul. Obrońców Lomży 2c 216-55-55
18-400 ŁOMŻA

LEGENDA

~~~~~

— w — istn.siec wodociągowa  
— tA — istn. kab.telefoniczny  
— ks — istn.kanalizacja sanitarna  
— eNN — istn. zasilanie kablowe eNN  
— eWN — istn. zasilanie kablowe eWN  
— RP — proj.siec wodociągowa  
— Z — proj.rura ostonowa przewietrz.  
— ro — proj.zasuwa wodociągowa  
— — proj.rura ostonowa z PE 2-dzielną  
— — granica terenu objęta wnioskiem  
— — punkty osnowy poziomej  
— — podlegającej ochronie

Starostwo Powiatowe w Grajewie  
Powiatowy Ośrodek Dokumentacji  
Geodezyjnej i Kartograficznej  
W obszarze opracowywanym linia...  
Dokumenty i pomiary...  
NINIEJSZA MAPA MOŻE SŁUżyć  
DO CELÓW PROJEKTOWYCH  
Projektowane obiekty budowlane...  
Upewnienie do wykonywania robót...  
Zap. 06.09.07...  
Naczelnik Wydziału...  
Kartograficzny

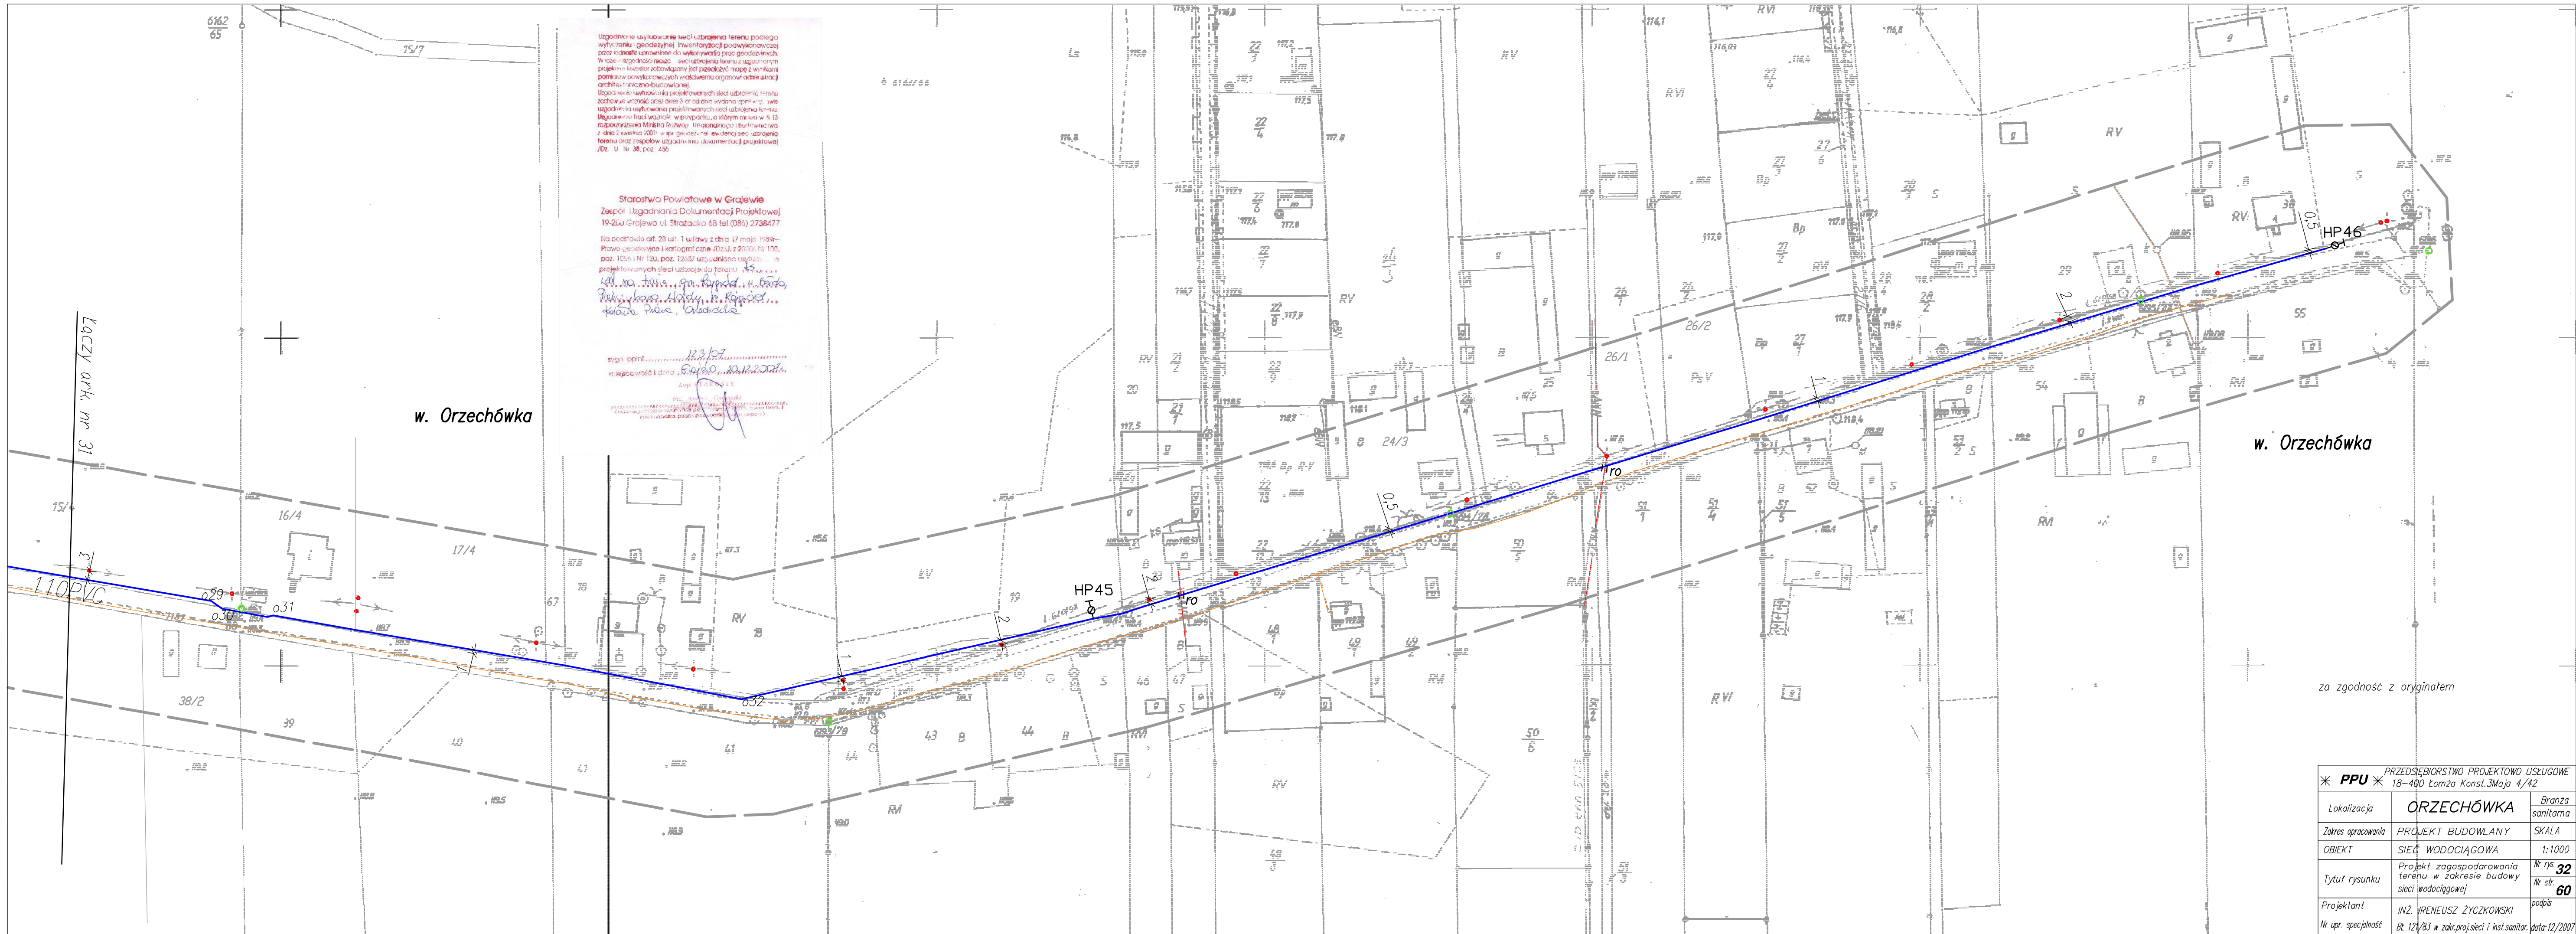

za zgodność z oryginałem

|                                       |                                                                      |                          |
|---------------------------------------|----------------------------------------------------------------------|--------------------------|
| PRZEDSIĘBIORSTWO PROJEKTOWO USŁUGOWE  |                                                                      |                          |
| * PPU * 18-400 Łomża Konst.3Maja 4/42 |                                                                      |                          |
| Lokalizacja                           | ORZECZÓWKA                                                           | Branża sanitarna         |
| Zakres opracowania                    | PROJEKT BUDOWLANY                                                    | SKALA                    |
| OBIEKT                                | SIEĆ WODOCIĄGOWA                                                     | 1:1000                   |
| Tytuł rysunku                         | Projekt zagospodarowania terenu w zakresie budowy sieci wodociągowej | Nr rys. 32<br>Nr str. 60 |
| Projektant                            | INŻ. JRENEUSZ ŻYCZKOWSKI                                             | podpis                   |
| Nr upr. specjalność                   | Bt. 121/83 w zakr.proj.sieci i inst.sanitar. data:12/2007            |                          |