


STAROSTWO POWIATOWE
19-200 Grajewo, ul. Świdzińska 6B
REGON 450672113

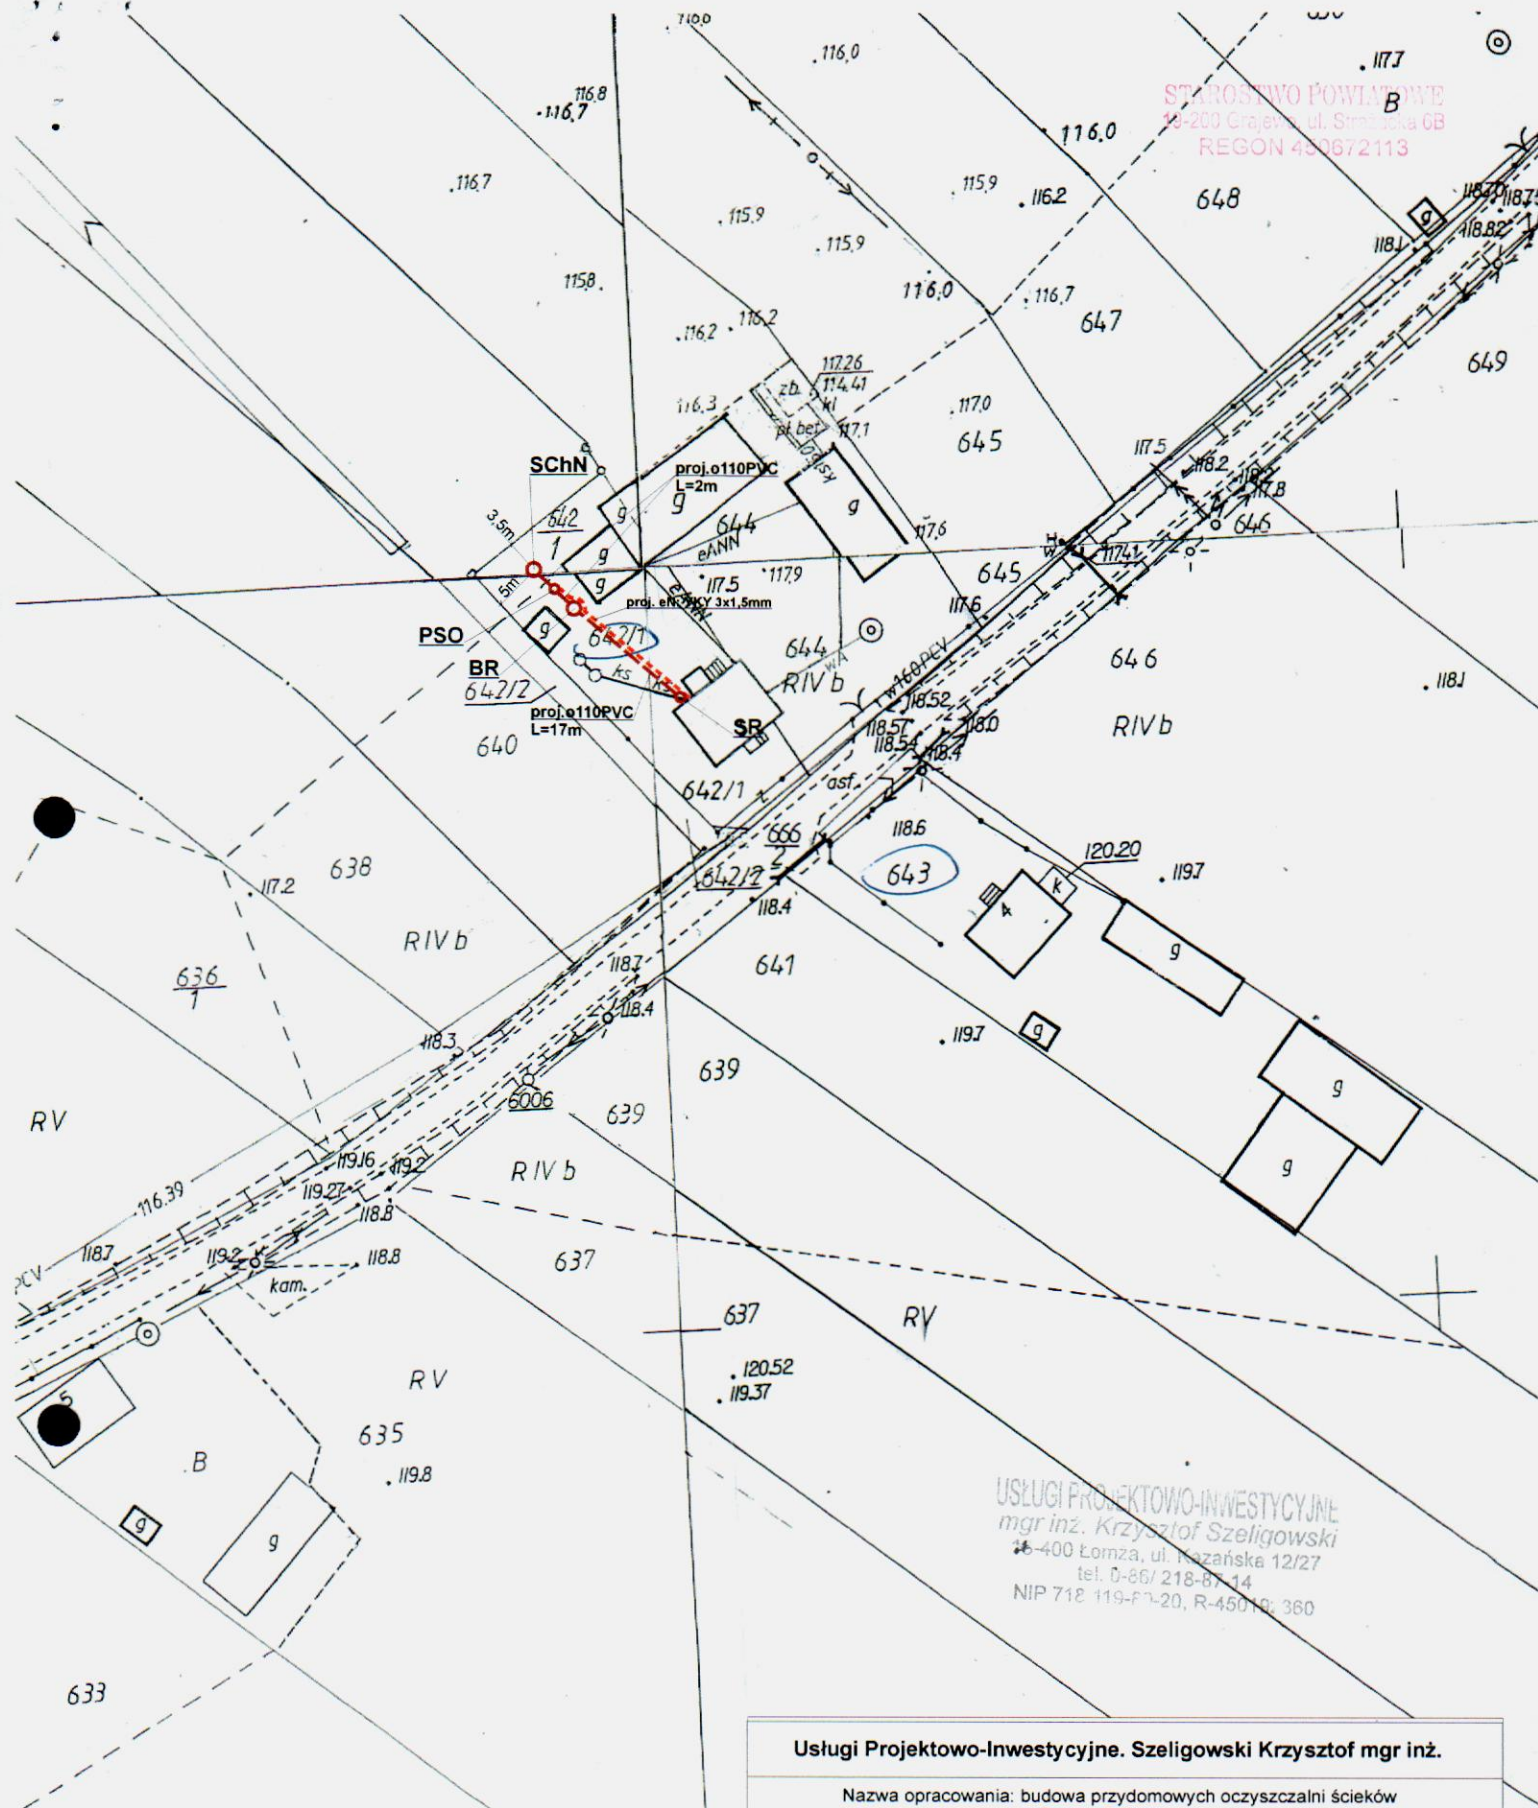

Legenda:

- - - - - proj. rura kanalizacyjna
- - - - - proj. drenaż rozsączający
- PVC - proj. kanalizacja PVC110
- PE 32 - proj. kanalizacja PE 32
- PE 40 - proj. kanalizacja PE 40
- BR - proj. bioreaktor
- PSS - proj. przepompownia ścieków surowych
- PSO - proj. przepompownia ścieków oczyszczonych
- SCHN - proj. studnia chłonna w nasypie
- SR - proj. studnia rewizyjna

USŁUGI PROJEKTOWO-INWESTYCYJNE
mgr inż. Krzysztof Szeligowski
46-400 Łomża, ul. Kazańska 12/27
tel. 0-86/ 218-87 14
NIP 718 119-67-20, R-45019 360

Usługi Projektowo-Inwestycyjne. Szeligowski Krzysztof mgr inż.

Nazwa opracowania: budowa przydomowych oczyszczalni ścieków
w Gminie Rajgród

Inwestor: Gmina Rajgród, ul. Warszawska 32, 19-206 Rajgród

	Adres inwestycji: Wóznawies Nr działki: 642/1	Branża: Sanitarna	Faza: PB
Tytuł rysunku: plan zagospodarowania terenu	Skala: 1:1000	Data: 05.2012r.	
Sporządził: mgr inż. Krzysztof Szeligowski Nr. obr. UAN 7342-56/02	Podpis: 	Nr rysunku: R37	

Starostwo Powiatowe w Grajewie
Powiatowy Urząd Rejonowy
ul. Świdzińska 6B, 19-200 Grajewo