

Uwaga:  
Nie wyklucza się istnienia w terenie innych przewodów, o których brak informacji wynika z zaszczytów historycznych lub niedopełnienia przepisów zgłoszenia do inwentaryzacji (Ustawa Prawo Geodezyjne i Kartograficzne – Dz.U.30/1989 poz.163

Łomża dn. 05.05.2007

# MAPA SYTUACYJNO – WYSOKOŚCIOWA (do celów projektowych) skala 1:1000

Arkusz Nr 2  
gm: Rajgród  
w. Belda, Pienczykowo, Pienczykówek  
Stoczek, Kozłowska, Ciszewo

Niniejszą mapę sporządzono na podstawie materiałów archiwalnych i pomiaru uzupełniającego wykonanego w 2007 roku /sekcje mapy: 225.333.143, .191/

Wtórnik aktualny na dzień 30.04.2007

Wszelkie obiekty budowlane podlegają wytyczeniu przez jednostkę wykonawstwa geodezyjnego lub przez osoby fizyczne posiadające uprawnienia na wykonywanie robót geodezyjnych



L.ks. 1458/235/06

Wykonawca:

„GEOPLAN” s.c. Z. i A. Toczyłowsky  
ul. Obrońców Łomży 2c  
18-400 ŁOMŻA tel. 216-55-55  
NIP 718-14-04-962 Regon 450154418

GEODETA UPRAWNIONY  
Zaw. G.0.0.1 i K. Nr 458  
Agenda 1825000000  
ul. Obrońców Łomży 2c tel. 216-55-55  
18-400 ŁOMŻA

za zgodność z oryginałem  
mapy w zakresie treści:  
dnia 2007–12–28

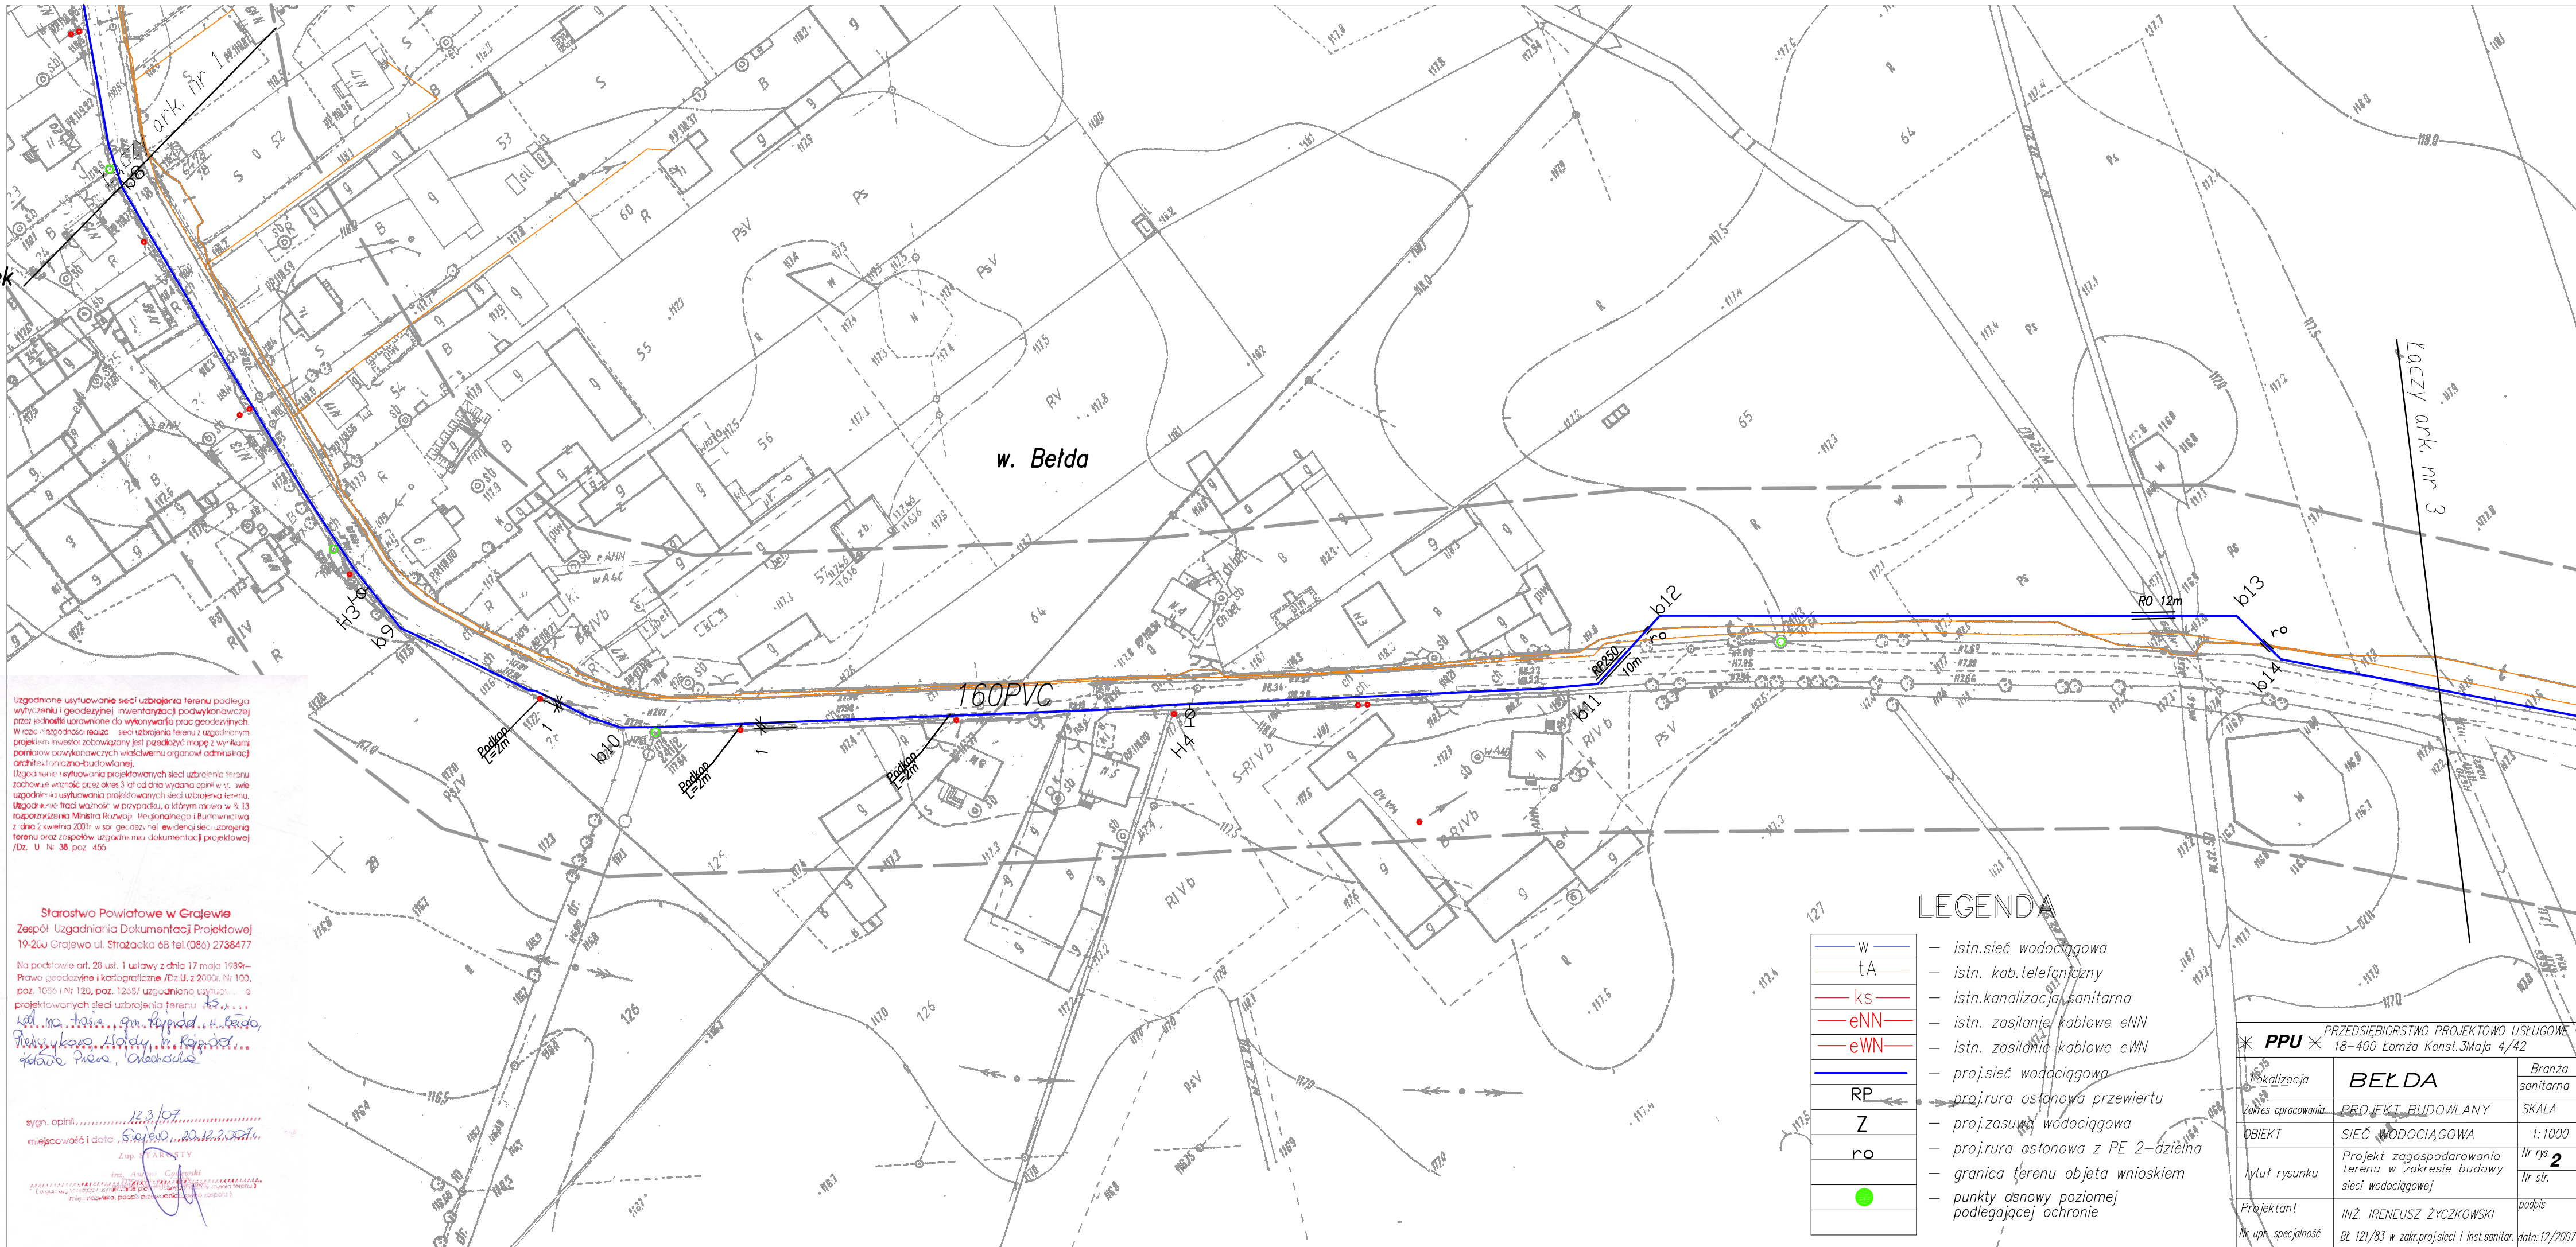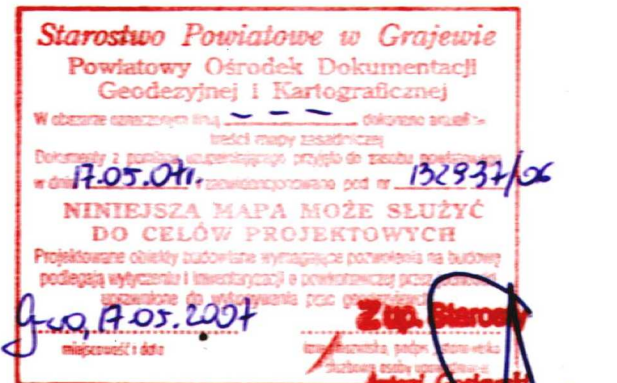

## LEGENDA

- W — istn. sieć wodociągowa
- TA — istn. kab. telefoniczny
- KS — istn. kanalizacja sanitarna
- eNN — istn. zasilanie kablowe eNN
- eWN — istn. zasilanie kablowe eWN
- RP — proj. sieć wodociągowa
- Z — proj. rura ochronowa przewiertu
- ro — proj. rura wodociągowa
- ro — proj. rura ochronowa z PE 2-dzienna
- ro — granica terenu objęta wnioskiem
- ro — punkty osnowy poziomej podlegającej ochronie

* PPU * PRZEDSIĘBIORSTWO PROJEKTOWO USŁUGOWE 18-400 Łomża Konst. 3 Maja 4/42		
Kanalizacja	BEŁDA	Branża sanitarna
Zakres opracowania	PROJEKT BUDOWLANY	SKALA
OBIEKT	SIEĆ WODOCIĄGOWA	Nr rys. 2
Tytuł rysunku	Projekt zagospodarowania terenu w zakresie budowy sieci wodociągowej	Nr str.
Projektant	INŻ. IRENEUSZ ŻYCZKOWSKI	podpis
Nr upr. specjalność	Bk 121/83 w zak. proj. sieci i inst. sanit.	data: 12/2007